

Legenda Elétrica

Elétrico	Simbologia
	CAIXA DE PASSAGEM METÁLICA
	CAIXA DE MEDIÇÃO
	CAIXA DE DISTRIBUIÇÃO À INSTALAR
	CAIXA DE PASSAGEM COM TAMPA DE FERRO - B125xN
	INTERRUPTOR SIMPLES 1 E 2 E 3 SEÇÕES-EXISTENTE
	INTERRUPTORES QUE NECESSITAM TROCA DE MÓDULO
	TOM. SIMPLES 2P+T - NECESSITA TROCA DE MÓDULO
	TOM. SIMPLES 2P+T - NECESSITA INSTALAÇÃO NOVA
	TOMADA SIMPLES 2P+T h=0,35 h=1,15 h=2,15 - EXIT.
	LÂMPADA FLUORESCENTE - TROCA DE LAMP. E PLAFON
	LÂMPADA FLUORESCENTE - TROCA SOMENTE PLAFON
	LÂMPADA FLUORESCENTE - NÃO NECESSITA REFORMA
	LÂMPADA FLUORESCENTE TIPO CALHA
	ARANDELA H = 1,80
	ELETRODUTO DE SUBIDA / DESCIDA PAVIMENTO
	ELETRODUTO PAREDE OU TETO
	ELETRODUTO PELO PISO OU SUBTERRÂNEO
	ELETROCALHA 100x150 - INST. SOB. A LAJE DE CONCR.
	ELETRODUTO RAMAL DE LIGAÇÃO SUBTERRÂNEO 50cm
	MOTOR ELÉTRICO MONOFÁSICO
	MOTOR ELÉTRICO TRIFÁSICO
	FIOS FASE, NEUTRO, RETORNO E TERRA

NOTAS:

- ESTE PROJETO SEQUE A NORMATIVA DA CELESC NT03;
- AS INSTALAÇÕES INTERNAS DEVEM SEGUIR A NBR-5410 E NR-10.
- OS CABOS NÃO COTADOS SÃO DE BITOLA 1,5mm²;
- OS ELETRODUTOS NÃO COTADOS SÃO DE DIÂMETRO Ø3/4";
- AS LÂMPADAS COM POTÊNCIA NÃO INDICADA SÃO DE 100 WATTS.
- DEVERÁ SER OBRIGATORIAMENTE OBSERVADO PARA EXECUÇÃO DESTES SEU PROJETO O MEMORIAL DESCRITIVO.


NOTAS:

- DIMENSÕES INFORMADAS: COMPRIMENTO x ALTURA x LARGURA;
- AS DIMENSÕES INDICADAS SÃO OS VALORES MÍNIMOS EXIGIDOS PELA CELESC;
- AS INSTALAÇÕES INTERNAS DEVEM SEGUIR A NBR-5410 E NR-10;
- DIVERGÊNCIAS ENTRE AS ESCALAS E AS COTAS PREVALECEM ÀS COTAS INFORMADAS.

CARIMBOS/APROVAÇÃO:



PRANCHA	PROJETO	PROJETO ELÉTRICO ADEQUAÇÃO INSTALAÇÕES INTERNAS
02/03	LOCAL	RUA DOMINGOS PALAVRO ABDON BATISTA / SC
ESCALA	REFERÊNCIA	CENTRO CEP 89636-000
Indicada		
DESENHO		PLANTA DE IMPLANTAÇÃO - ELÉTRICA INTERNA
Paulo R de Bortolo		
PROJETISTA		Eng. Eletricista Paulo Ricardo de Bortolo - CREA 077962-1
Paulo R de Bortolo		
DATA		Arquiteta e Urbanista Priscila Maschio Favretto - CAU 74672-0
FEVEREIRO DE 2015		
ARQUIVO		Fundo Municipal de Saúde de Abdon Batista - CNPJ: 10.509.952/0001-99
POSTO_S_140618_R00		

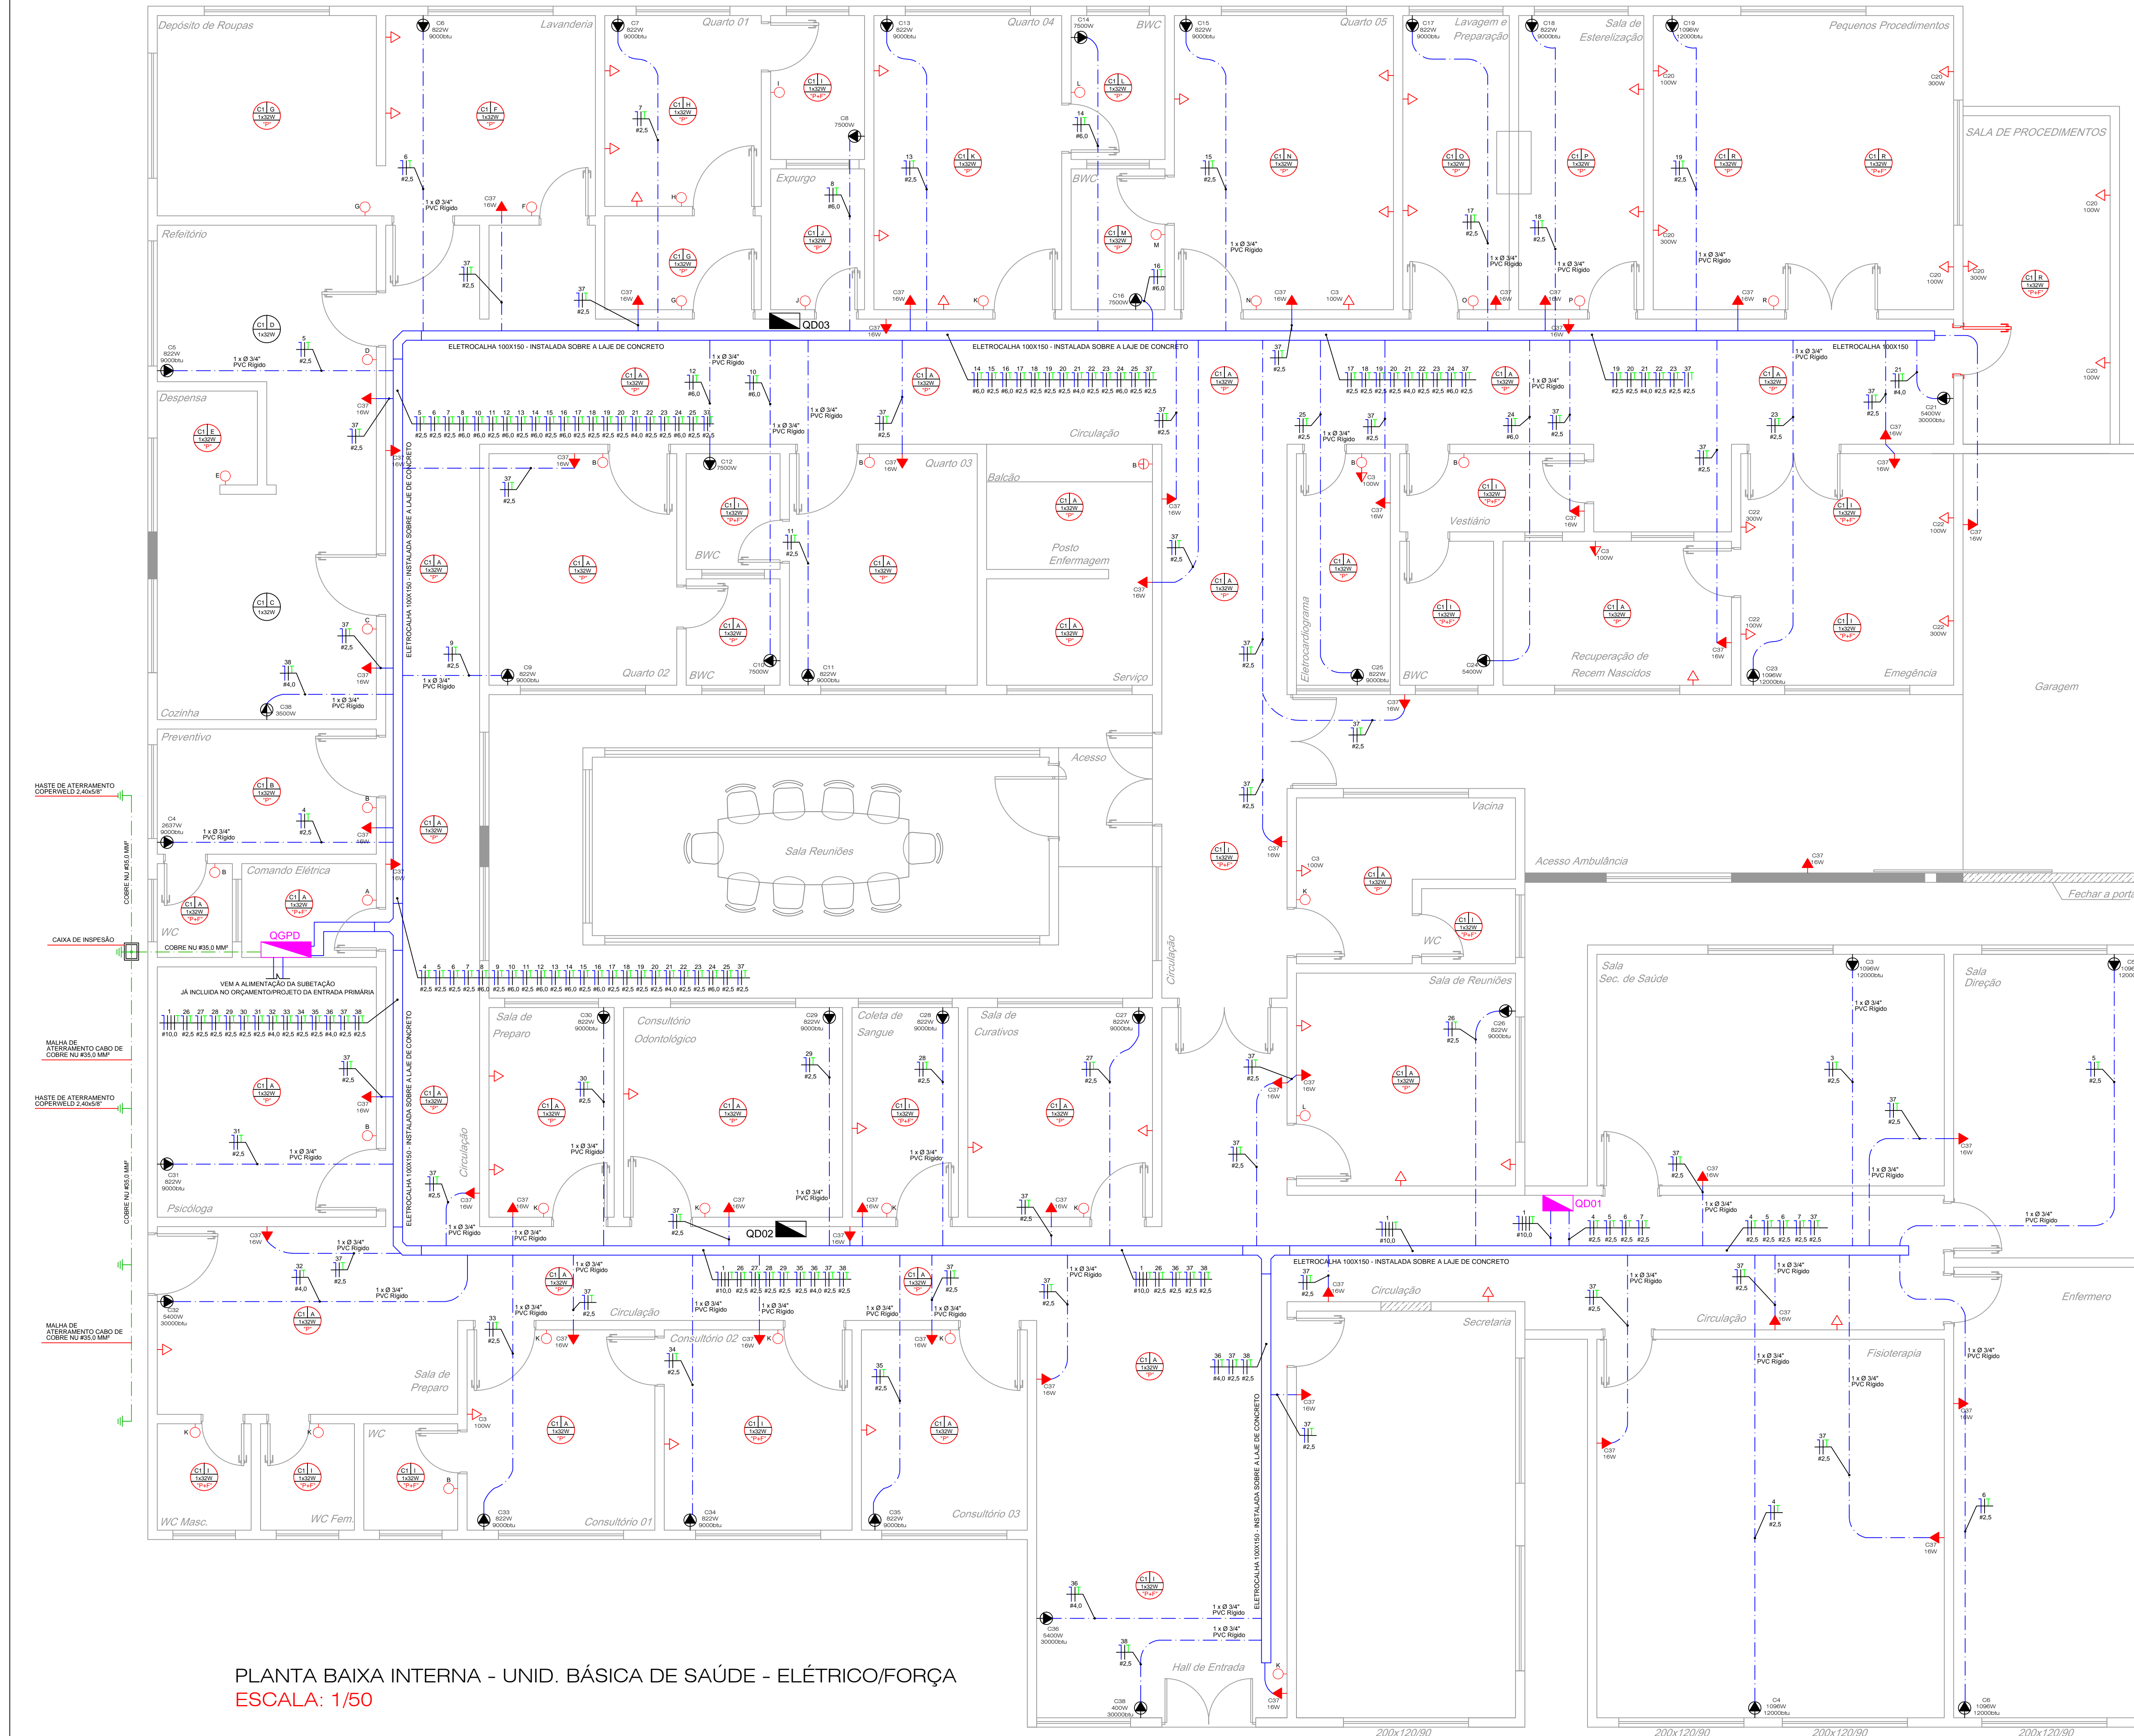

PLANTA BAIXA INTERNA - UNID. BÁSICA DE SAÚDE - ELÉTRICO/FORÇA
ESCALA: 1/50