

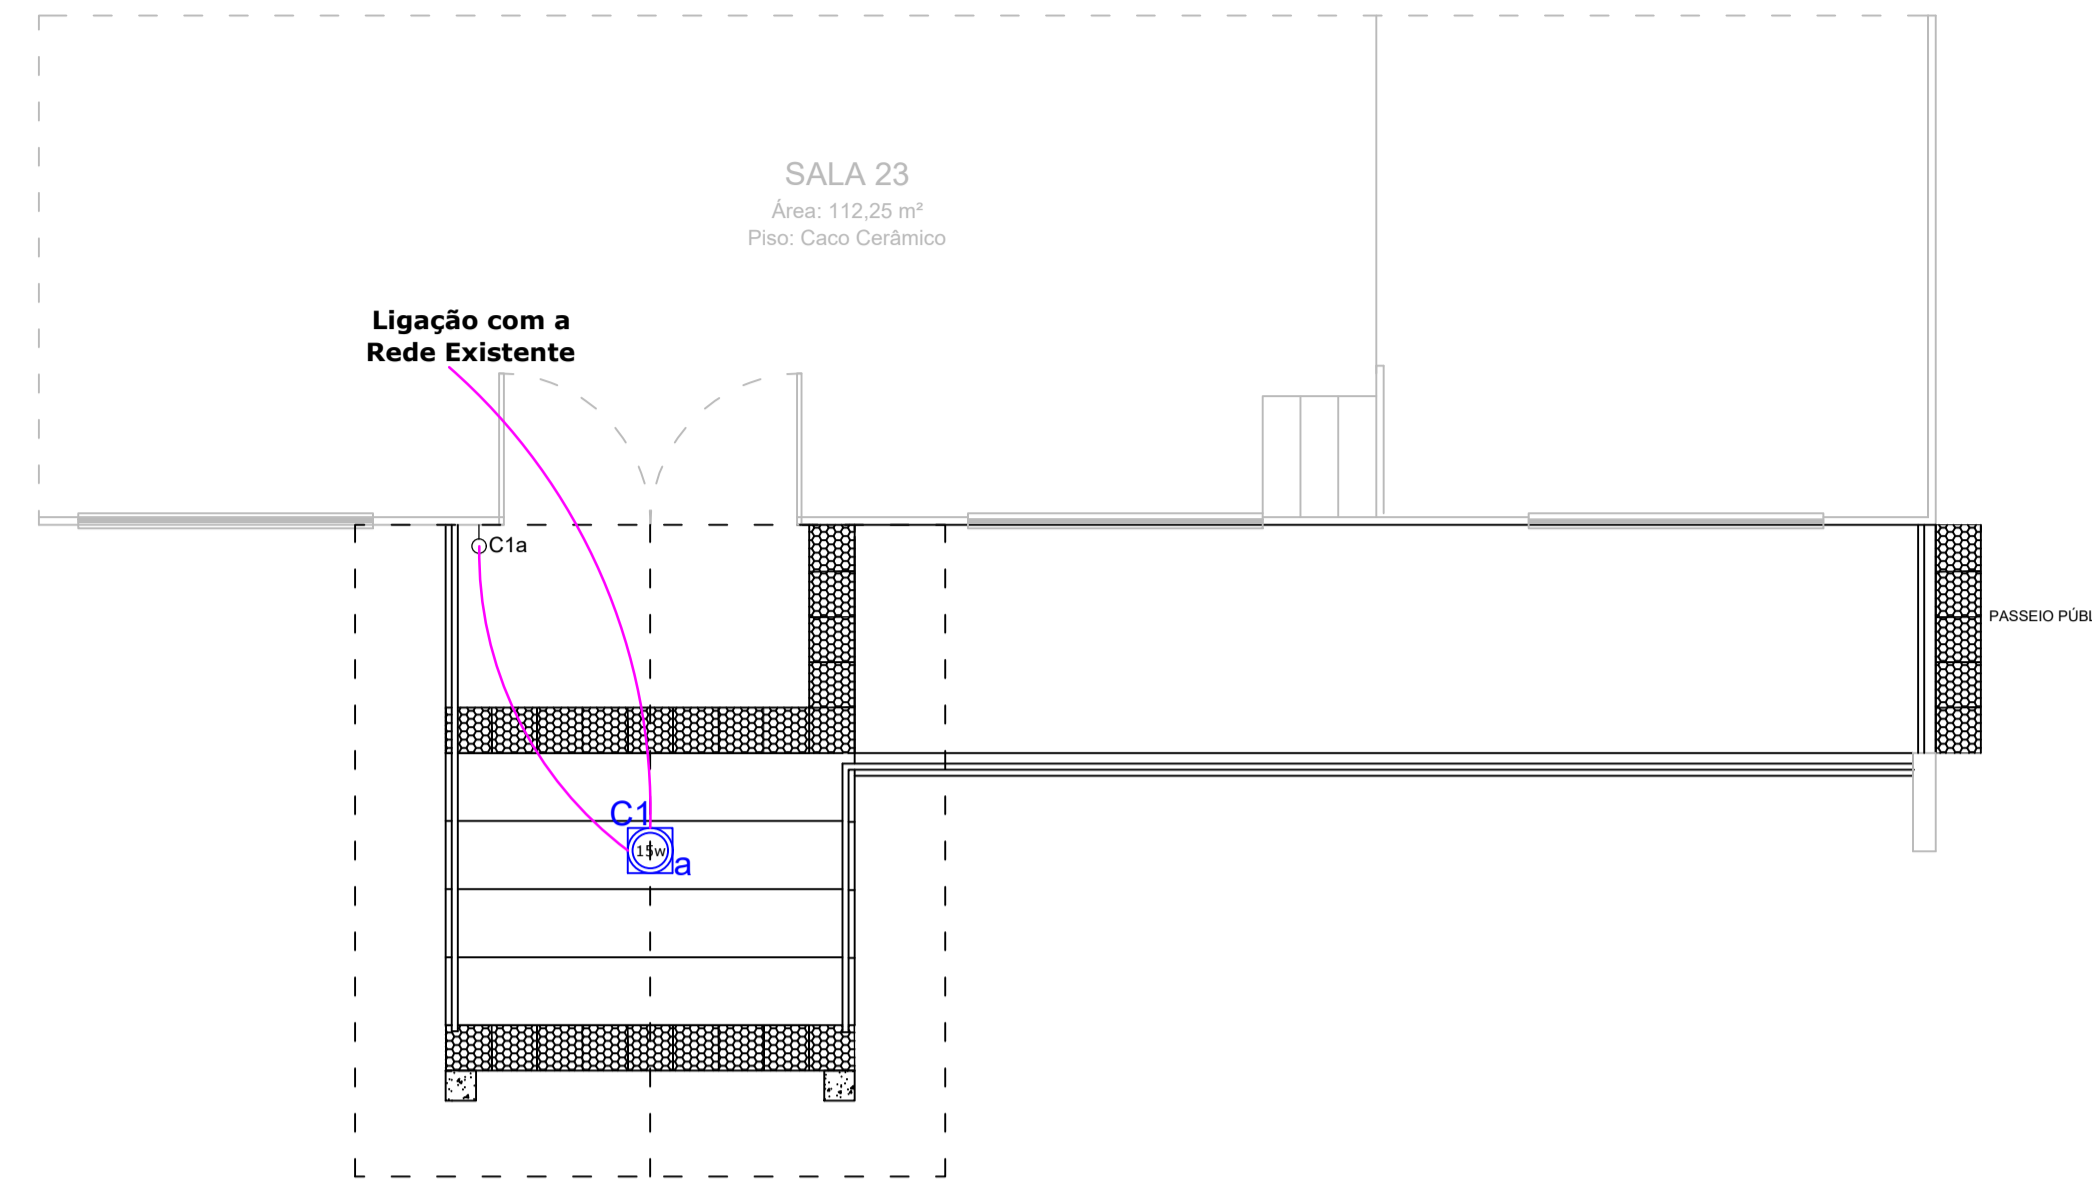


FACHADA
Esc.: 1:50

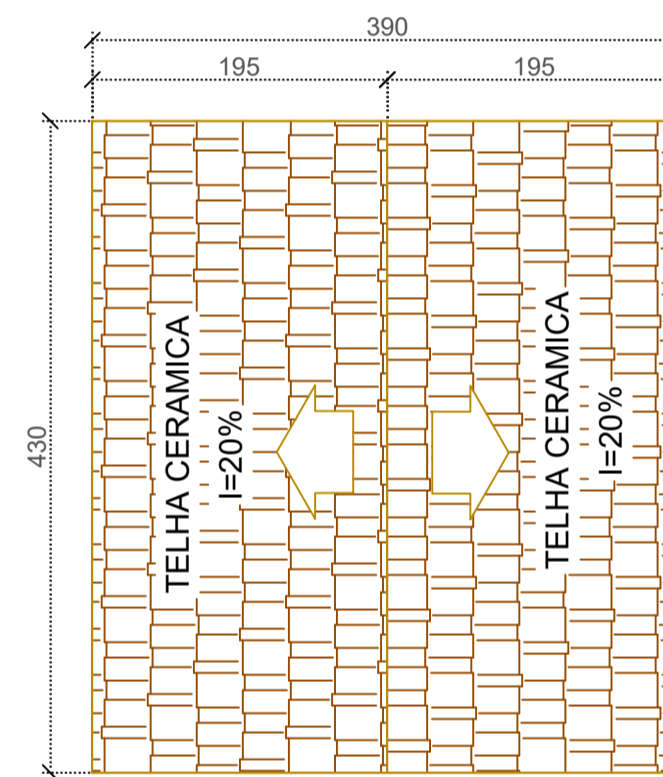


LEGENDA ELÉTRICO	
SÍMBOLO	ESPECIFICAÇÃO
▷	TOMADA SIMPLES - a 30 cm
▶	TOMADA SIMPLES - a 110 cm
►	TOMADA SIMPLES - a 210 cm
◁	SAIDA PARA TELEFONE
○	INTERRUPTOR SIMPLES
⊕	INTERRUPTOR DUPLO
•	INTERRUPTOR PARALELO SIMPLES
•	INTERRUPTOR PARALELO DUPLO
⊙	LUMINARIA LED
◐	REFLETOR DE LED
◑	ARANDELA
■	QUADRO DE MEDIÇÃO
■	QUADRO DE DISTRIBUIÇÃO
—	ELETROTUTO P/ PAREDE-LAJE-FORRO
—	ELETROTUTO P/ TELEFONE
- - -	ELETROTUTO P/ PISO
⊕	CONTUTOR FASE-NEUTRO-RETORNO-TERRA
⊕	ATERRAMENTO

INSTALAÇÕES ELÉTRICAS
Esc.: 1:50

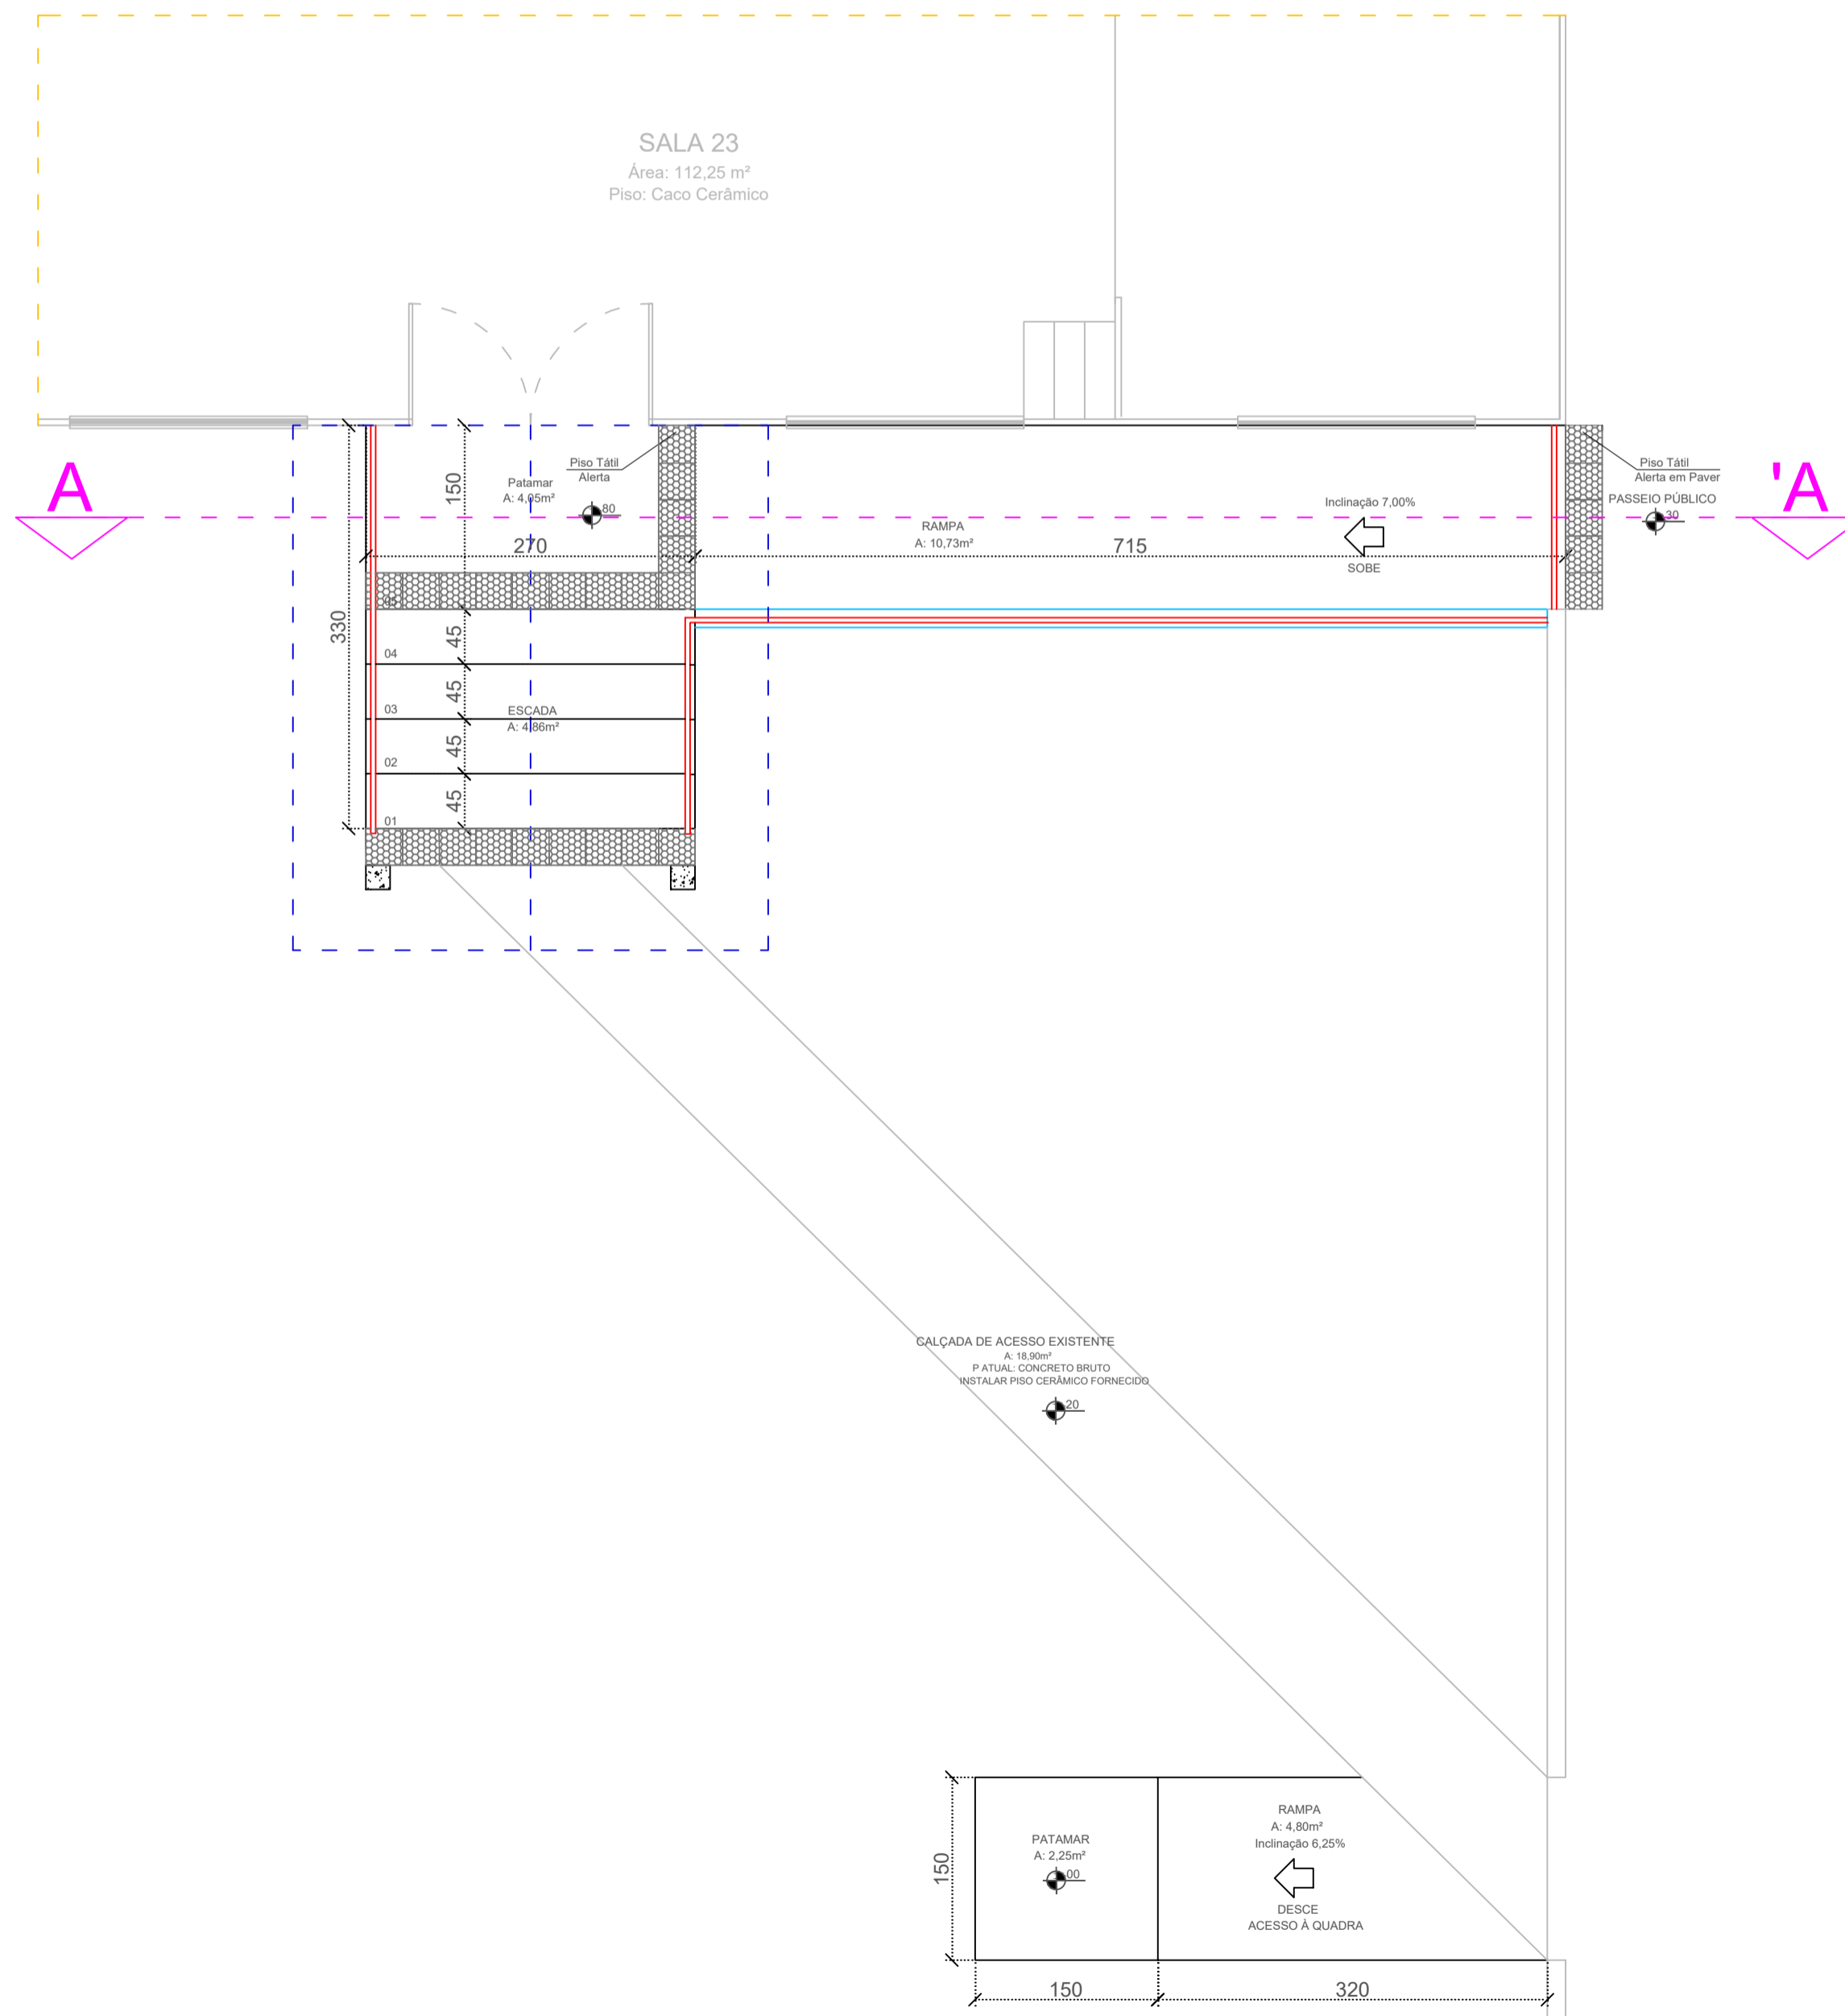


PLANTA DE COBERTURA
Esc.: 1:50

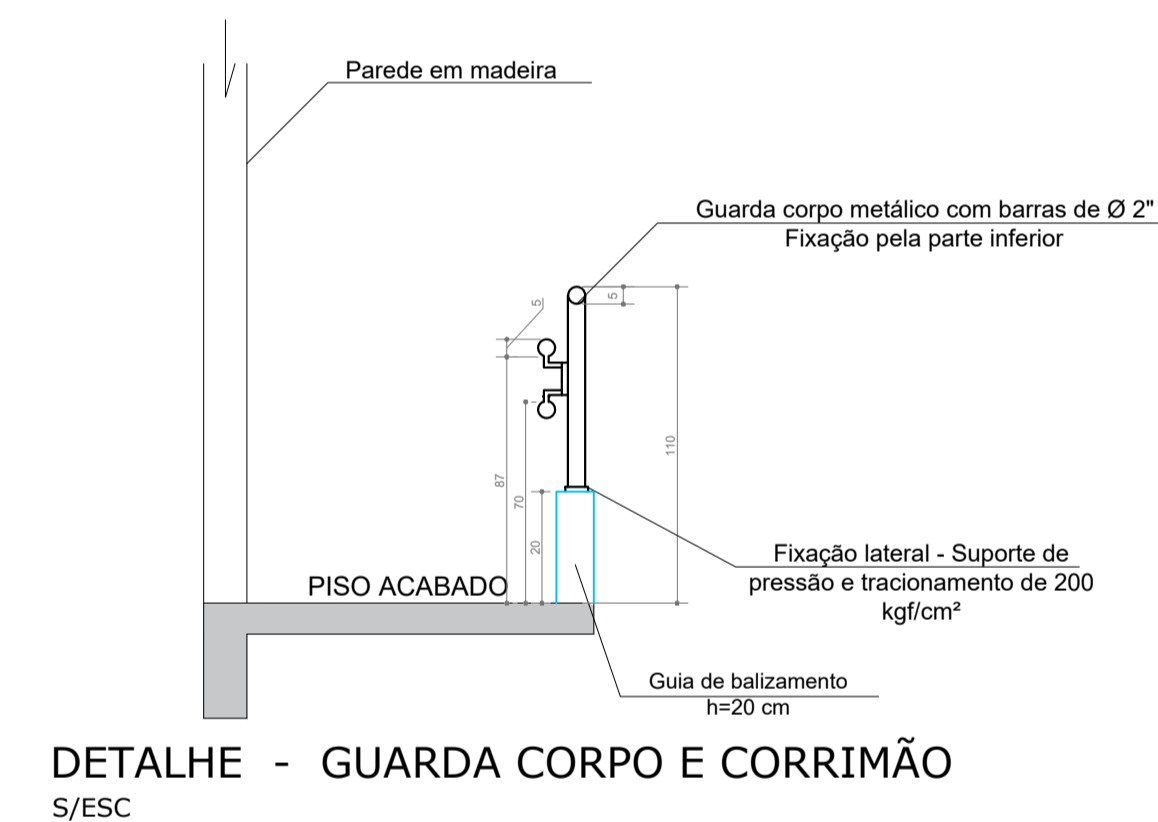

DETALHE - GUARDA CORPO E CORRIMÃO
S/ESC

ESPAÇO RESERVADO À APROVAÇÃO:
NOTAS:
TODAS AS MEDIDAS ESTÃO EM CENTÍMETROS, CASO HOUVER DIVERGÊNCIAS ENTRE COTAS E ESCALA PREVALECERÃO AS COTAS.

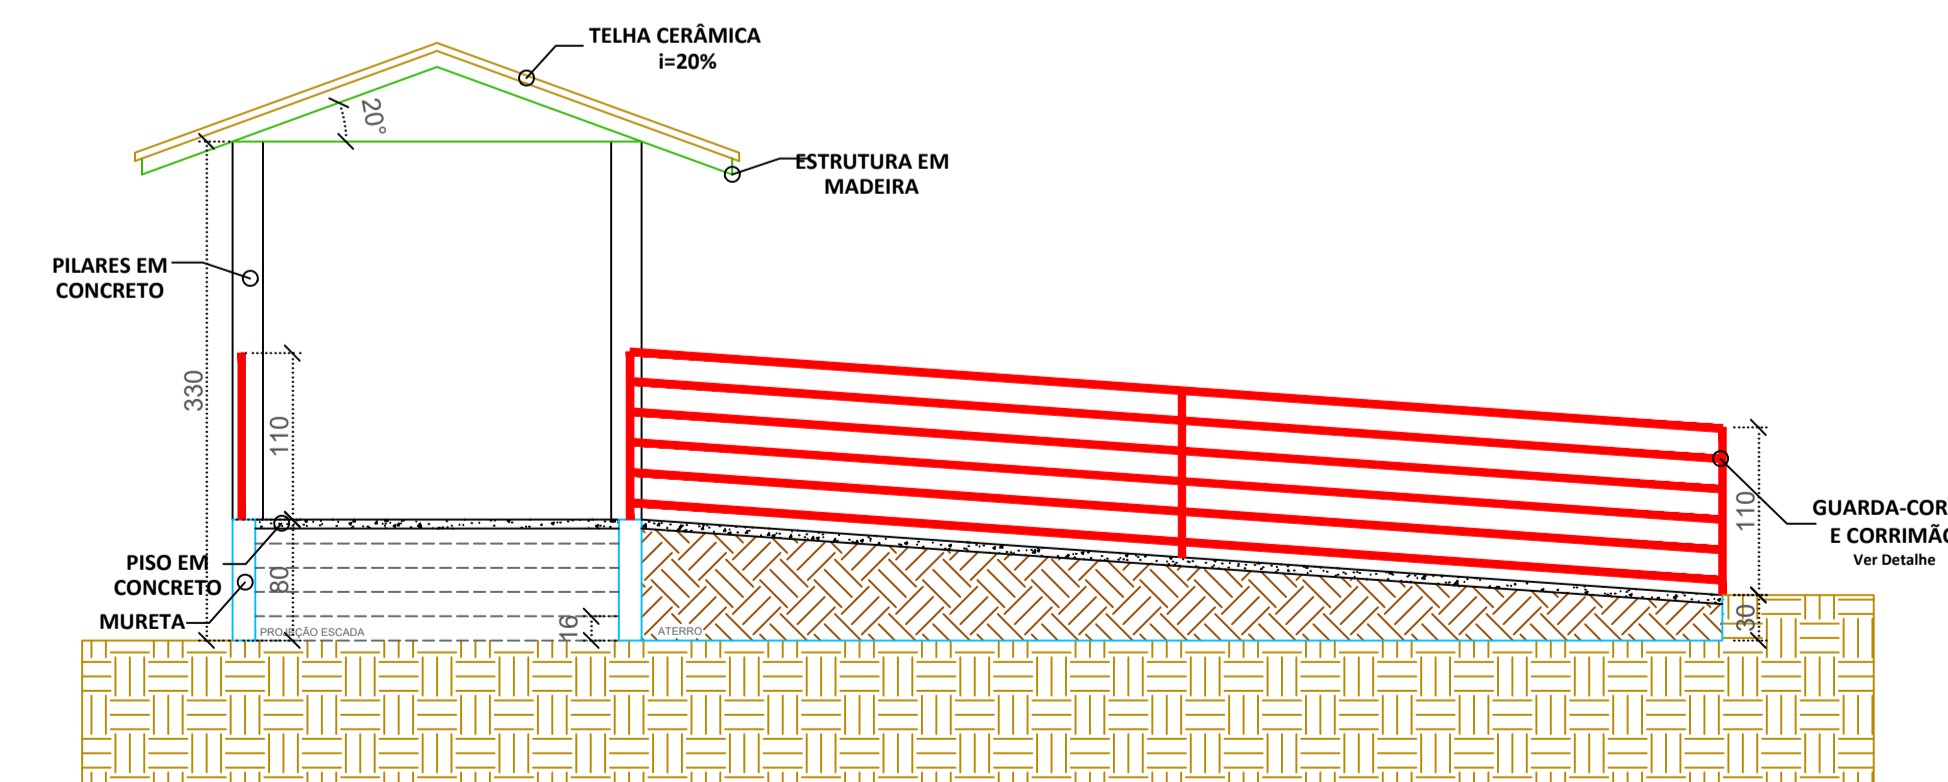

CORTE AA
ESC: 1:50

PLANTA BAIXA
Esc.: 1:50

MUNICÍPIO DE ABDON BATISTA
SANTA CATARINA
CNPJ 78.511.052/0001-10



ASSUNTO: ACESSO AO CENTRO DE DESENVOLVIMENTO CULTURAL			
LOCAL: RUA VALERIAND DEMENECK			
TÍTULO: PLANTA BAIXA E DE COBERTURA, CORTE AA, FACHADA, DETALHES E INSTALAÇÕES ELÉTRICAS			
DATA: JAN/2023	DESENHO: ANA	PRANCHA: 01/01	RESP. TÉCNICO: ANA CARLA PROVENCY CARBONERA CREA: SE 187629-4 Eng. Civil
ESCALA: 1:50	ÁREA: 26,69 M²		